


Rzut  
1:20

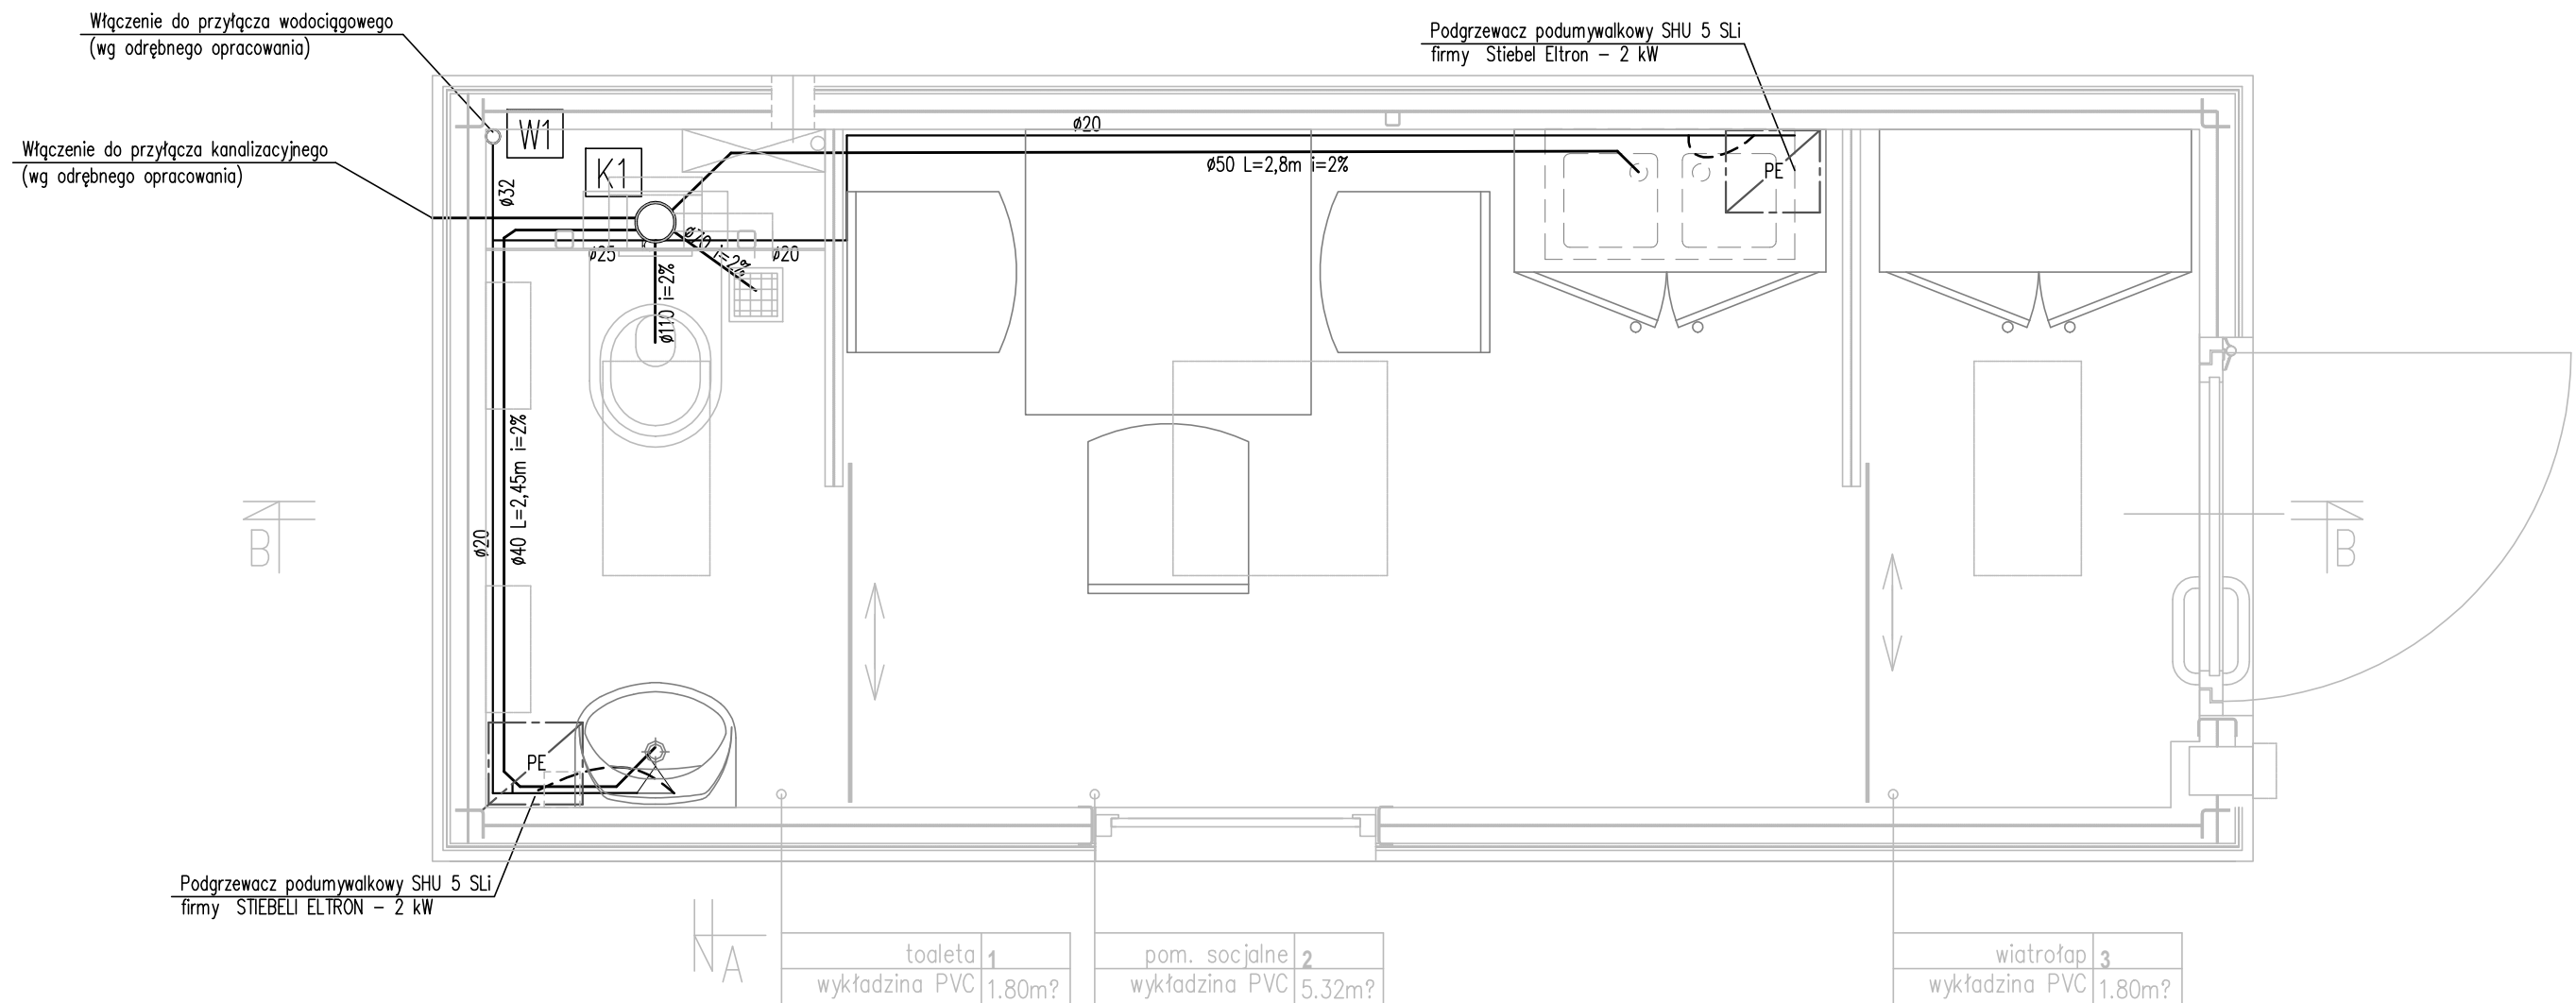

Podgrzewacz podumywalkowy SHU 5 SLi  
firmy STIEBEL ELTRON - 2 kW

Podgrzewacz podumywalkowy SHU 5 SLi  
firmy Stiebel Eltron - 2 kW

Włączenie do przyłącza wodociągowego  
(wg odrębnego opracowania)

Włączenie do przyłącza kanalizacyjnego  
(wg odrębnego opracowania)

toaleta 1	pom. socjalne 2	wiatrołap 3
wykładzina PVC 1.80m <sup>2</sup>	wykładzina PVC 5.32m <sup>2</sup>	wykładzina PVC 1.80m <sup>2</sup>

LEGENDA

OZNACZENIA GRAFICZNE	
	Przewód instalacji zimnej wody
	Przewód instalacji ciepłej wody
	Przewód kanalizacji sanitarnej (PVC-U)
	Bateria czerpalna umywalkowa / zlewozmywakowa
	Elektryczny podgrzewacz pojemnościowy SHU 5 SLi
	Pion wodociągowy / kanalizacyjny
	Średnica / Materiał / Długość

UWAGI:  
1. Wymiary podano w [mm], wysokości w [m],

<b>HAMSTER polska</b>		HAMSTER POLSKA SPÓŁKA Z O.O. 44-200 RYBNIK, UL. JANKOWICKA 23/25, TEL./FAX: 32 756 95 45 BIURO@HAMSTERPOLSKA.PL WWW.HAMSTERPOLSKA.PL	
Projektowanie, realizacja mebli miejskich i małej architektury			
Inwestor: Miejski Zakład Komunikacyjny w Bielsku - Białej ul. Długa 50, 43 - 309 Bielsko - Biała			
Inwestycja: ul. Budowlanych w Bielsku - Białej, pgr 22/2 obręb 0014 Dolne Przedmieście			
Temat: Budowa obiektów socjalnych dla potrzeb kierowców MZK w Bielsku - Białej			
Treść: Instalacja wod - kan - rzut parteru		Projektował:	Upr. nr:
Data: Grudzień 2015	Stadium: BW	mgr inż. Marcin Szweda	SLK/0813/
Format: A3	Skala: 1:20	Wykonat:	/PWOS/05
Rys: S1	Nr proj: S1	mgr inż. Aneta Luks	Podpis: