



# WENTYLACJA - PRZEKROJE SKALA 1:50 (WYM W M)


## A-A

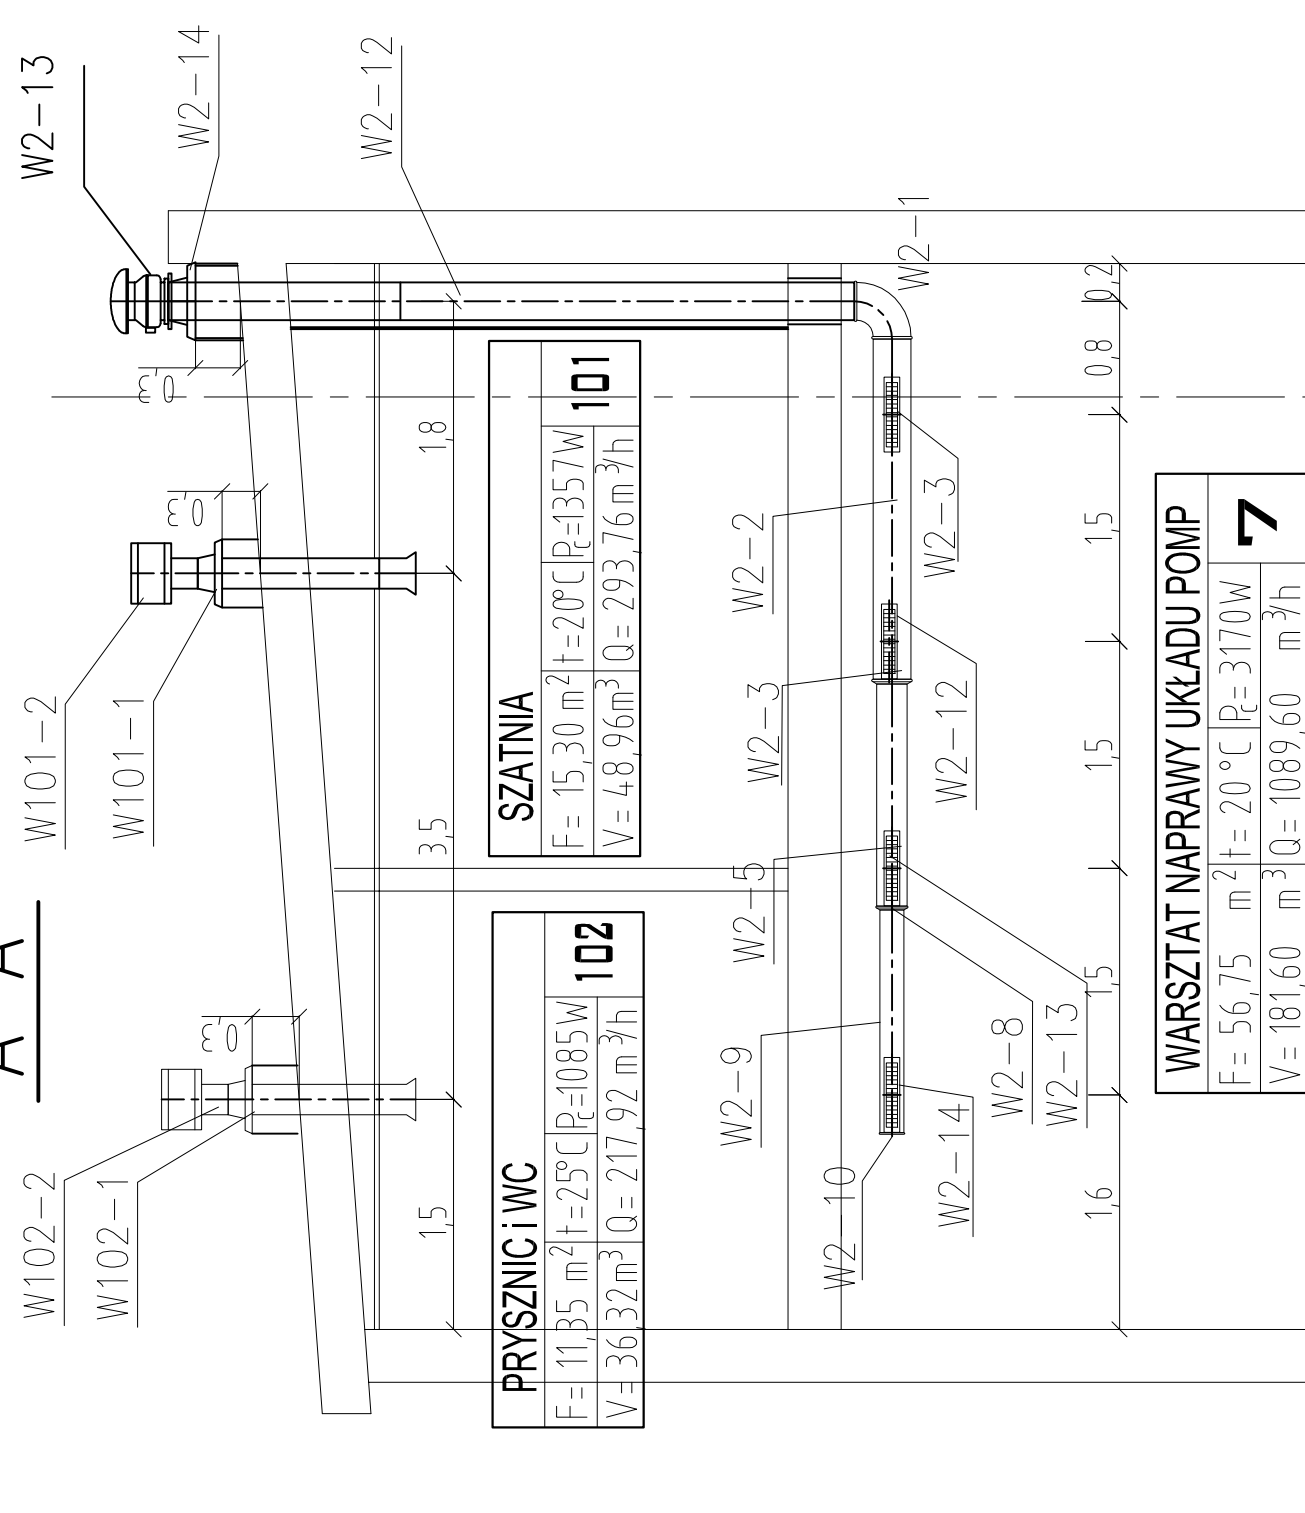


## B-B

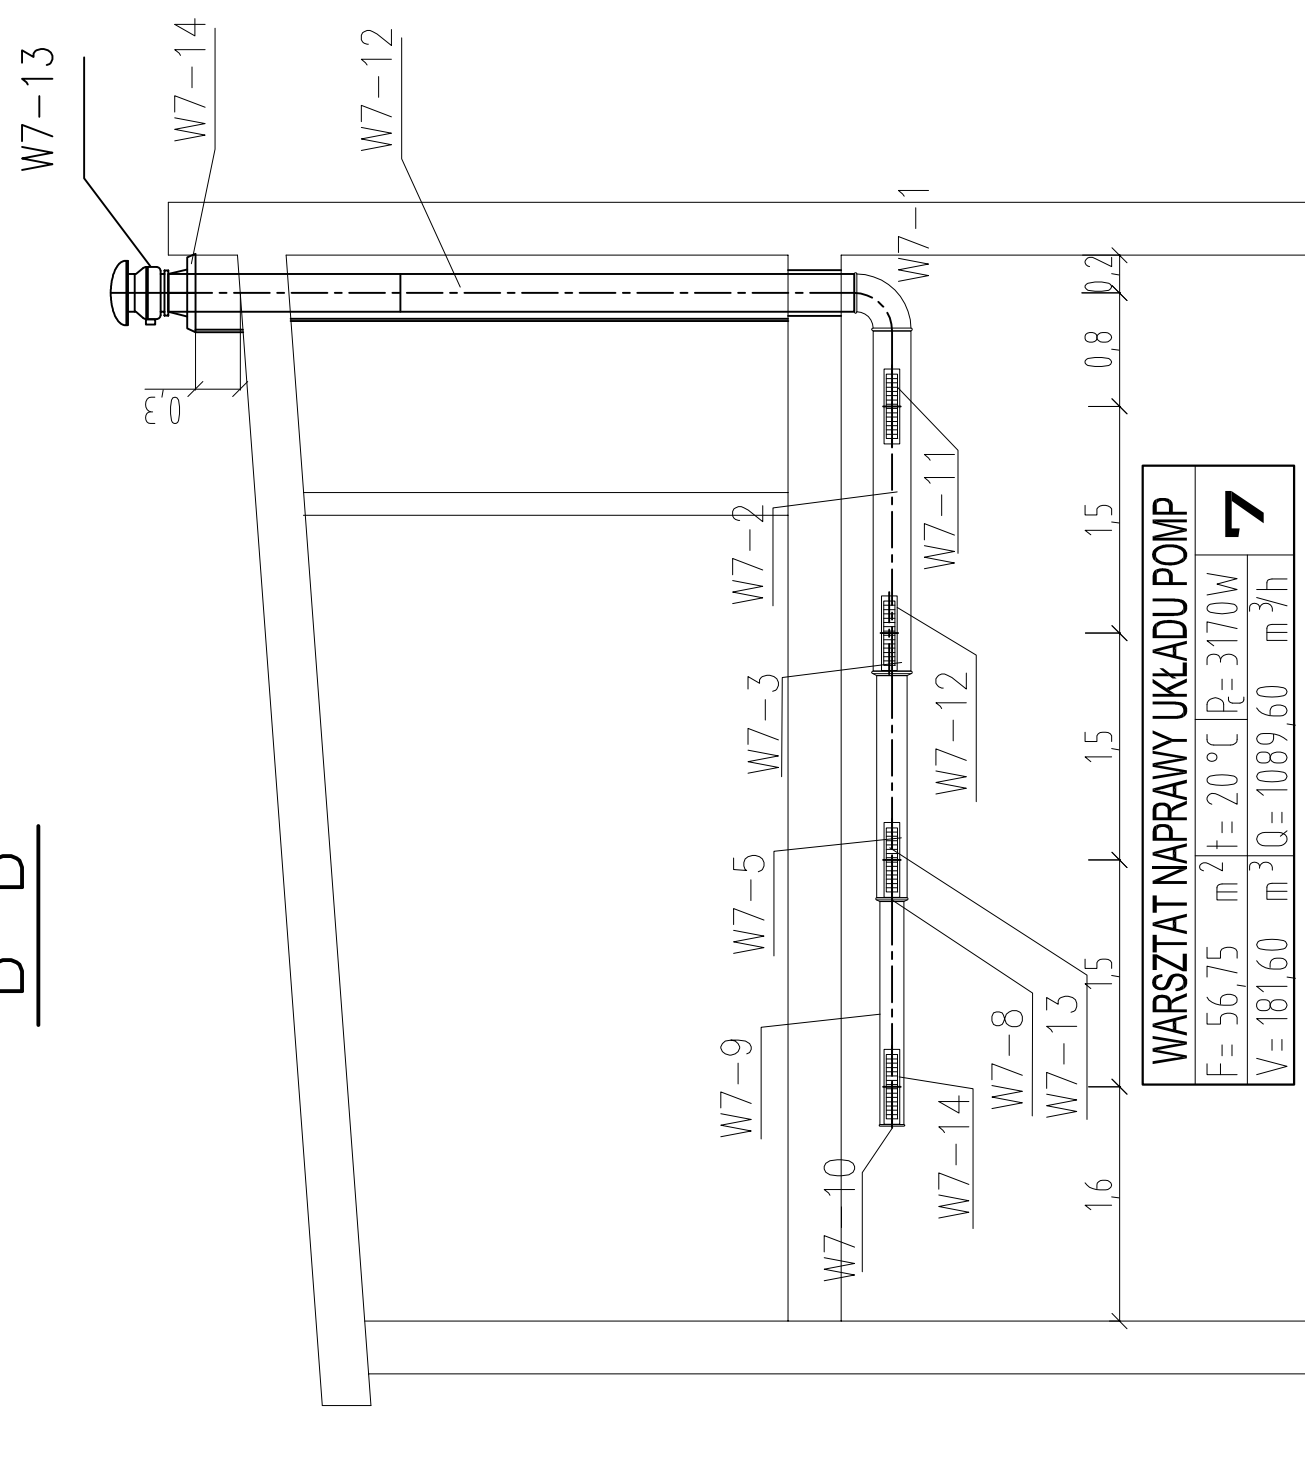


## C-C

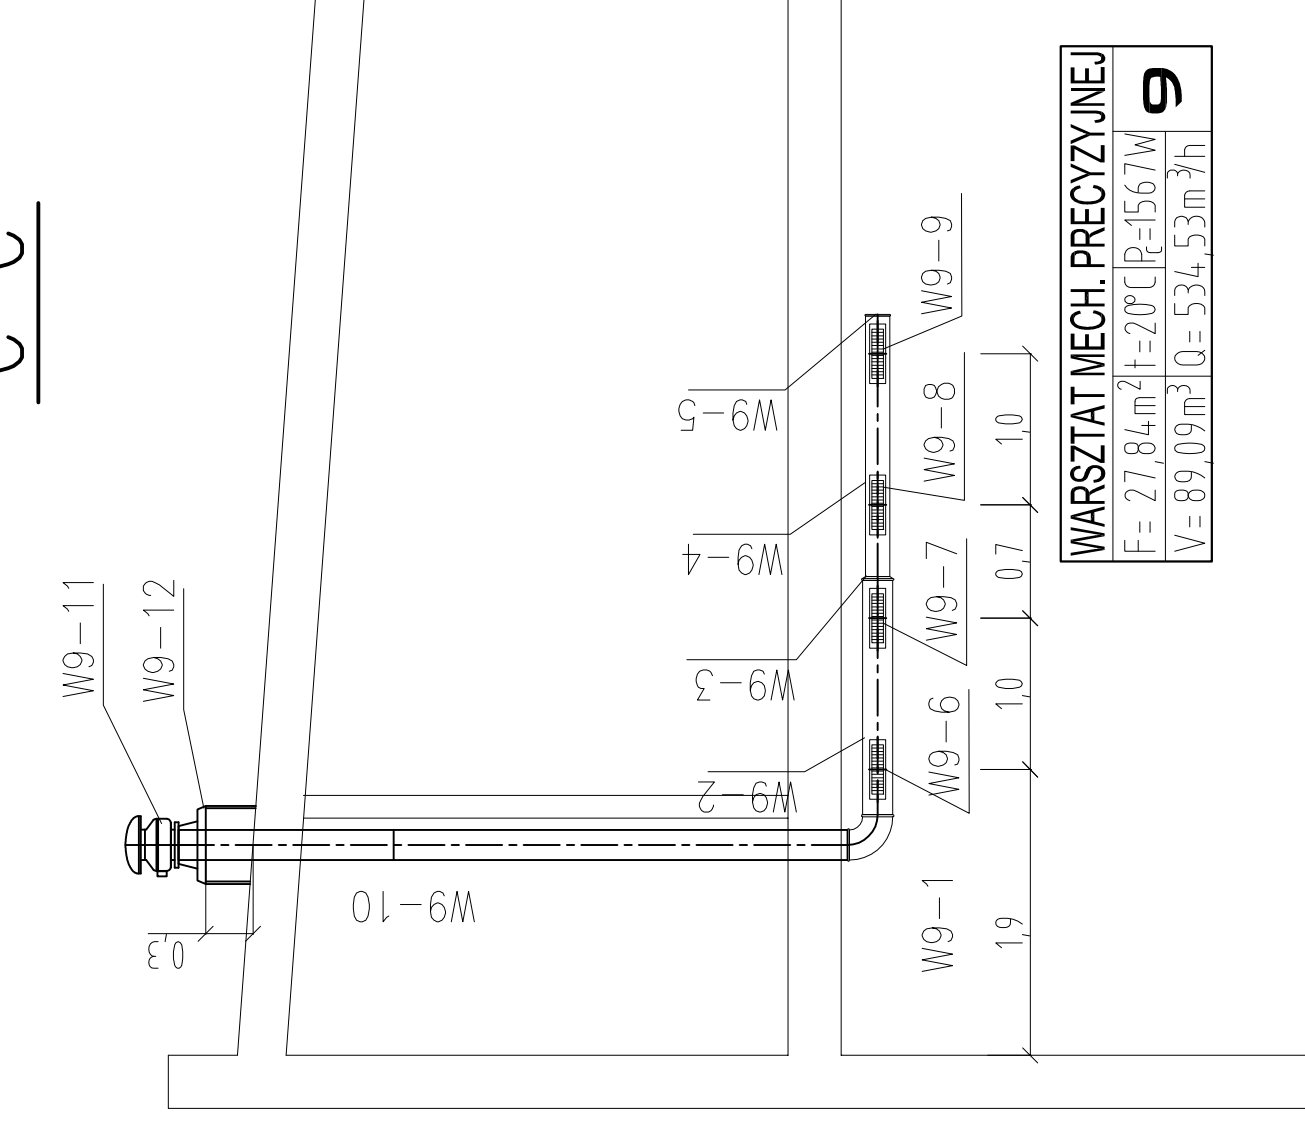

## D-D

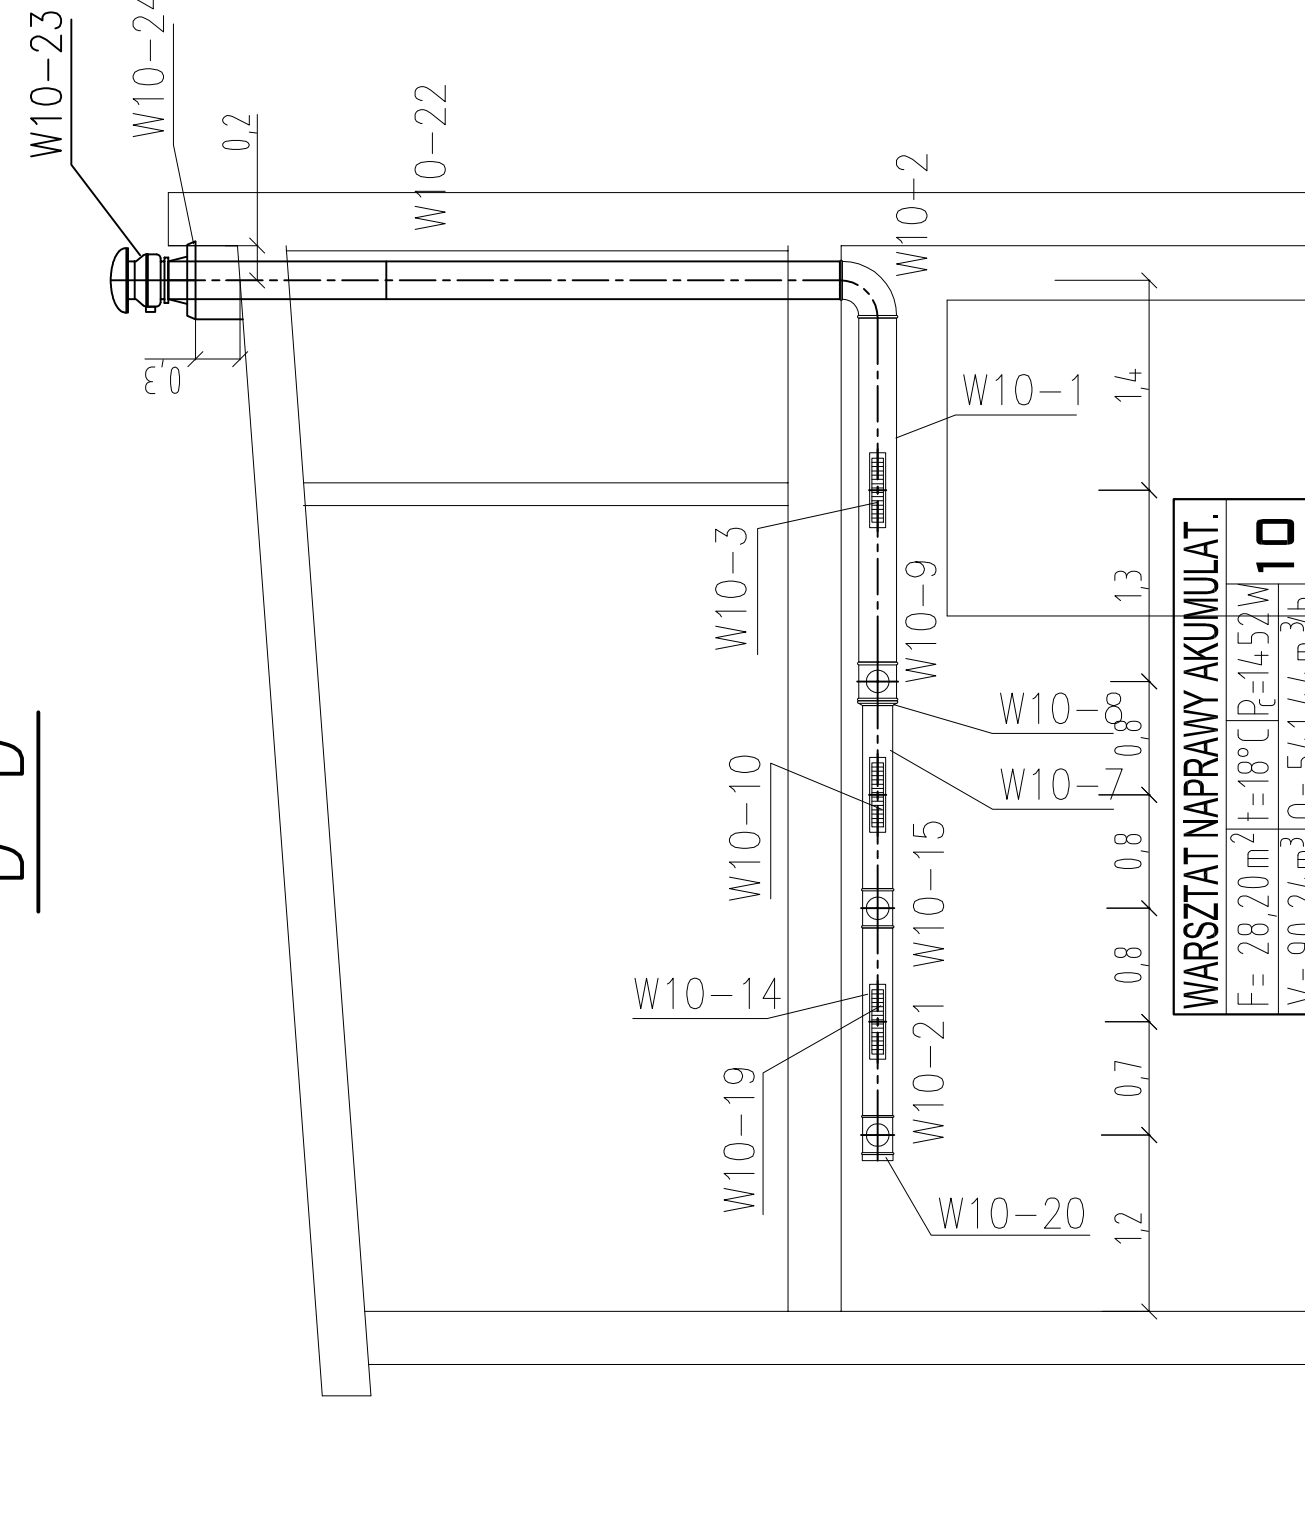

## E-E

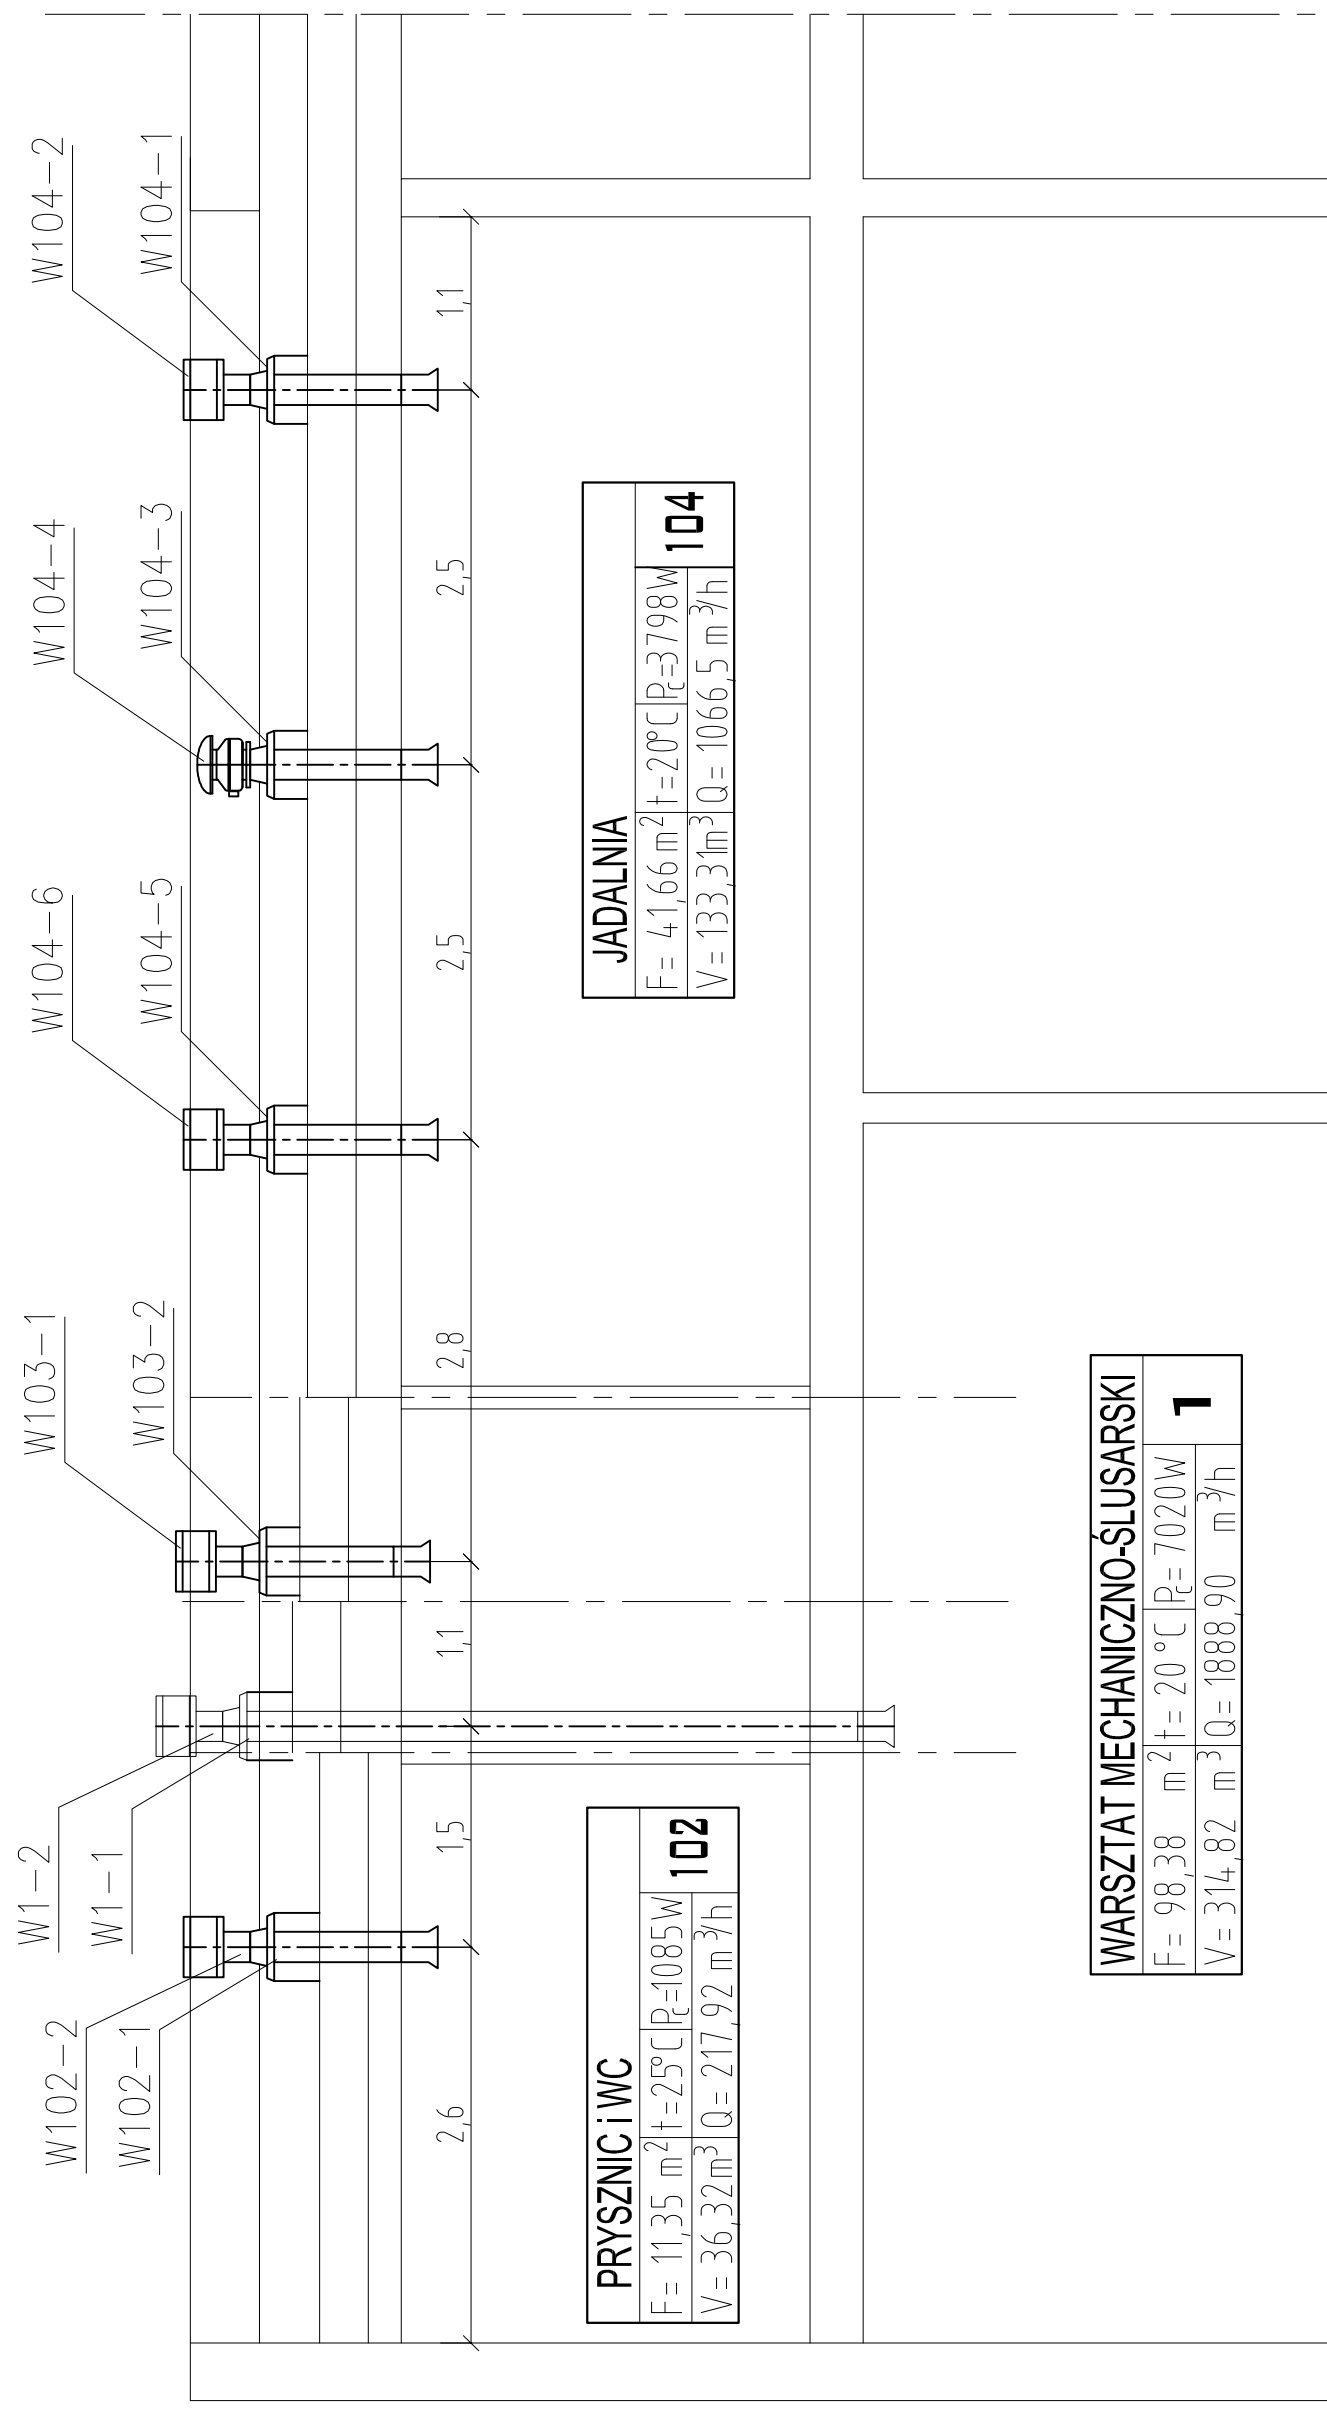

Jednostka proj: **BIKOPOLMI** 43-360 Bystra ul. Uzdrowskowa 7  
 tel/fax 0338170-763, kom 0601-859-729  
 Inwestor: **MIEJSKI ZKŁAD KOMUNIKACYJNY** Bielsko-Biala  
 bielsko  
 Zadanie: Projekt budowlany instalacji na dużej hali napraw  
 oraz w przyległych warsztatach i magazynach  
 na terenie załączni MZK w Bielsku Białej  
 Nr Proj.: P5007  
 data: grudzień 2007  
 skala: 1:50  
 PRZEKROJE A,B,C,D,E  
 projektant: joo/pbis  
 mgr inż. Tomasz Nawieśniak (SIK/0660/PWOS/04)