


WENTYLACJA - PRZEKROJE

SKALA 1:50 (WYM W M)

H-H

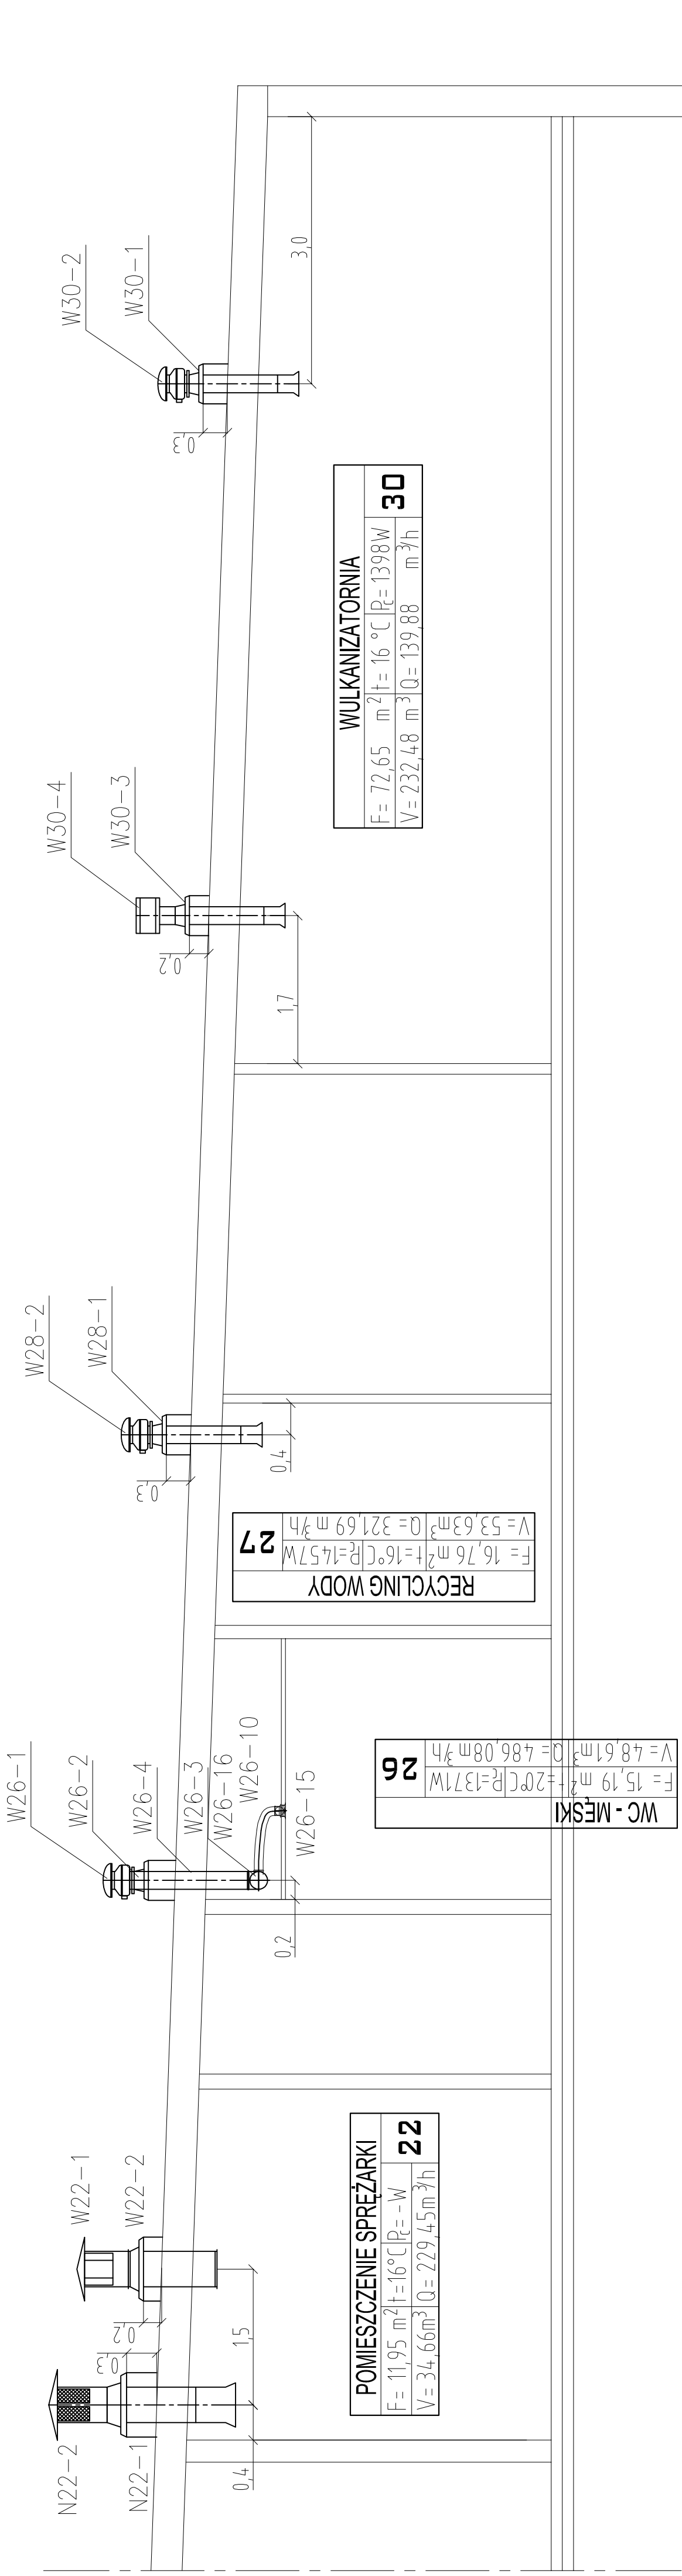

jednostka proj:	BEKOTOMI	43-360 Bystra ul. Uzdrawiskowa 7
Investor:	MIEJSKI ZKŁAD KOMUNIKACYJNY	tel/fax 033/8170-763, kom 0601-859-729
Zadanie:	ul. Długa 50, Bielesko-Biała	branża: wod. - kan.
	Projekt budowlany instalacji na dużej hali napraw	nr proj: P5007
	oraz w przyległych warsztatach na Stacji Obsługi:	data: grudzień 2007
	na terenie zajezdni MZK w Bielesku Białej	skala:
Nazwa rysunku:	PRZEKRÓJ H	1:50
projektował:	mgr inż. Tomasz Nawieśniak (SLK/0660/PWOS/04)	podpis
RYS:		04