


OZNACZENIE PROFILU:
POZIOM PORÓWNAWCZY

355.00 m n.p.m.

RZĘDNA TERENU ISTN.		366.31							
RZĘDNA DNA KANAŁU		364.77	365.23						
ZAGŁĘBIENIE DNA KANAŁU		1.54	1.08			1.00		2.07	1.41
SPADKI, DŁUGOŚCI		1.2%						2%	3.85
ŚREDNICA, MATERIAŁ									
ODLEGŁOŚCI		0.00		26.75	26.75	15.32	42.07	3.00	45.07
HEKTOMETRY		S1		S2			S3	S4	B1

P.S.I./EPI-Graf, Generator rysunkowy Profil Koordynator B.U.
Nazwa pliku profilu Projektu ks

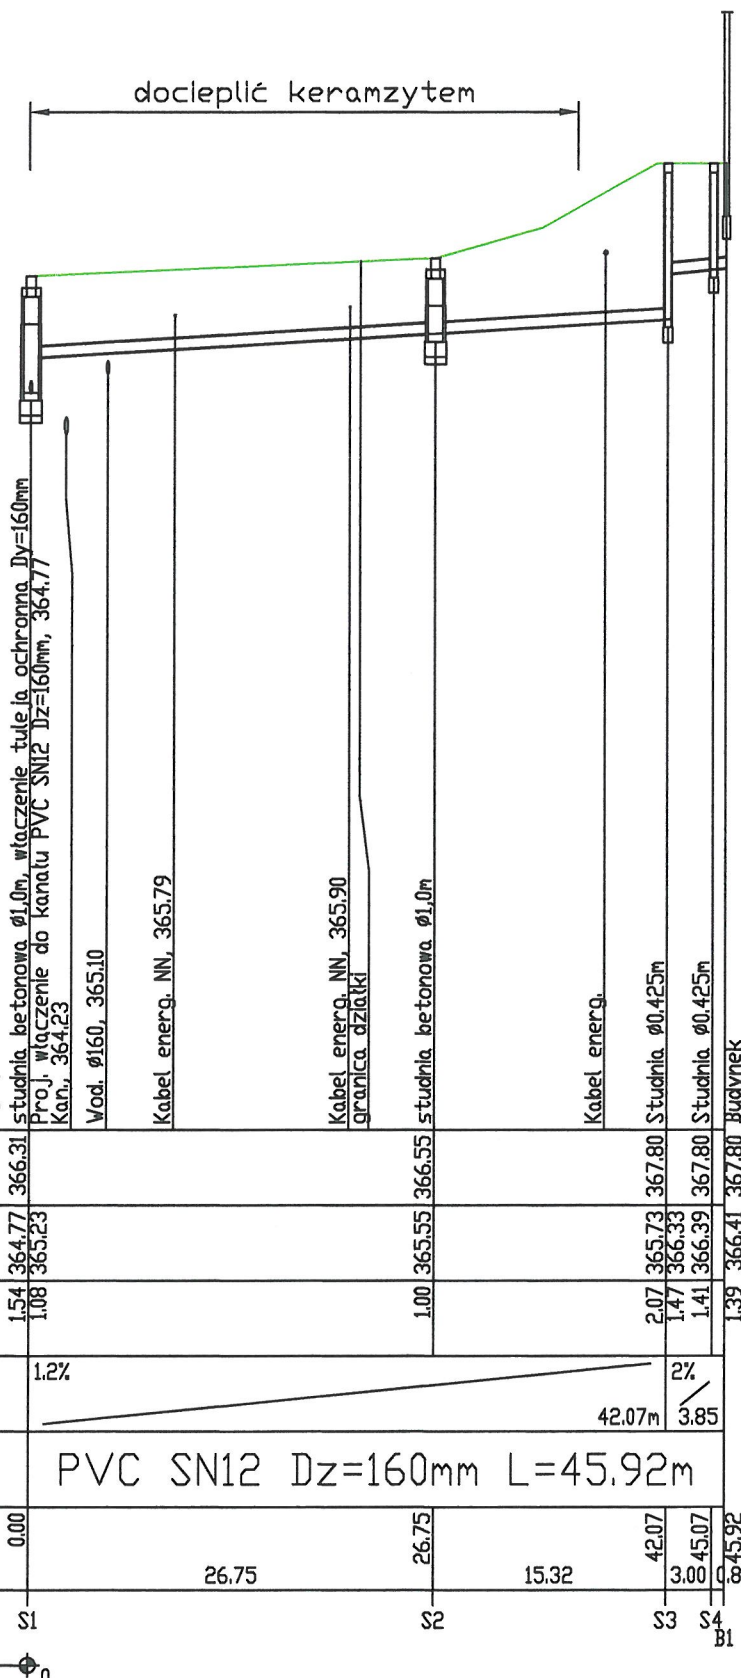

UWAGI:

- nie wyklucza się istnienia uzbrojenia niezainwentaryzowanego, w przypadkach wątpliwych należy wykonać wykopy kontrolne, aby ustalić kolizje
- należy wykonać podsypkę piaskową o grubości nie mniejszej niż 20cm oraz obsypkę piaskową nie mniejszą niż 30cm.
- należy zastosować rurę PCV-U SN12 ze ścianką litą (zgodną z normą PN-EN 1401:1999)
- Keramzyt okrągły R=2,0m 'K/W', grubość warstwy 0,25m

HAMSTER polska		HAMSTER POLSKA SPÓŁKA Z O.O. 44-200 RYBNIK, UL. JANKOWICKA 23/25, TEL./FAX: 32 756 95 45 BIURO@HAMSTERPOLSKA.PL WWW.HAMSTERPOLSKA.PL	
Projektowanie, realizacja mebli miejskich i małej architektury			
Inwestor: Miejski Zakład Komunikacyjny w Bielsku-Białej ul.Długa 50,43-309 Bielsko-Biała,			
Lokalizacja: ul.Sosnkowskiego w Bielsku-Białej,			
Temat: Budowa przyłącza wodociągowego i kanalizacji sanitarnej do budynku socjalnego			
Treść: Profil podłużny przyłącza kanaliz. sanit.		Projektował:	Upr. nr:
Data: lipiec 2017	Stadium: BW	Revizja: -	Podpis:
Format: rys 2	Skala: 1:100/1:500	Rys: P-01	Nr prof: