


WENTYLACJA - PRZEKROJE
SKALA 1:50 (WYM W M)

G-G

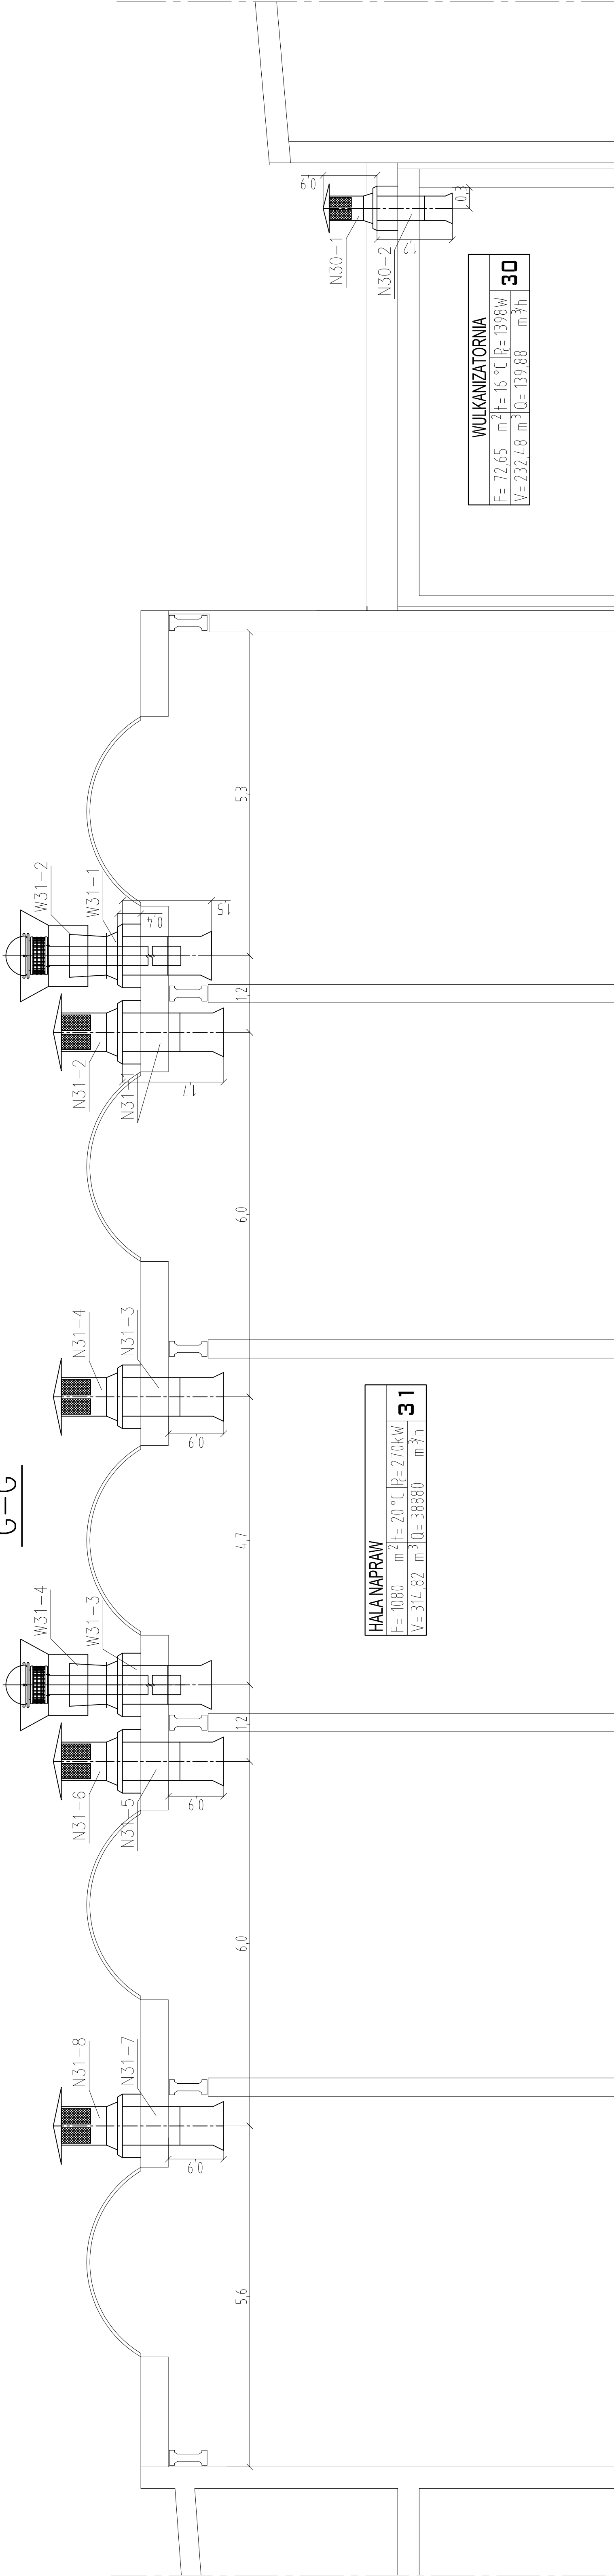

jednostka proj.		43-360 Bystra ul. Uzdrawiskowa 7	
EKO-TOMI		tel/fax 033/8170-763, kom 0601-859-729	
inwestor:	MIEJSKI ZIKŁAD KOMUNIKACYJNY	branża:	wod. - kan.
Zadanie: Projekt budowlany instalacji na dużej hali napraw oraz w przyległych warsztatach na Stacji Obsługi: na terenie zajezdni MZK w Bielsku Białej		nr proj.:	P5007
Nazwa rysunku:		data:	grudzień 2007
PRZEKRÓJ H		skala:	1:50
projektował:	mgr inż. Tomasz Nawieśniak (SLK/0660/PWOS/04)	rys.	
		05	