


LEGENDA:

projektowane przyłącze kablowe  
typu YKY 4x10mm<sup>2</sup>  
o dł. 64m (trasy)

proj. zestaw pomiarowy typu ZP-1P  
(poza dokumentacją)

Kopia z mapy ewidencyjnej

Skala 1:1000

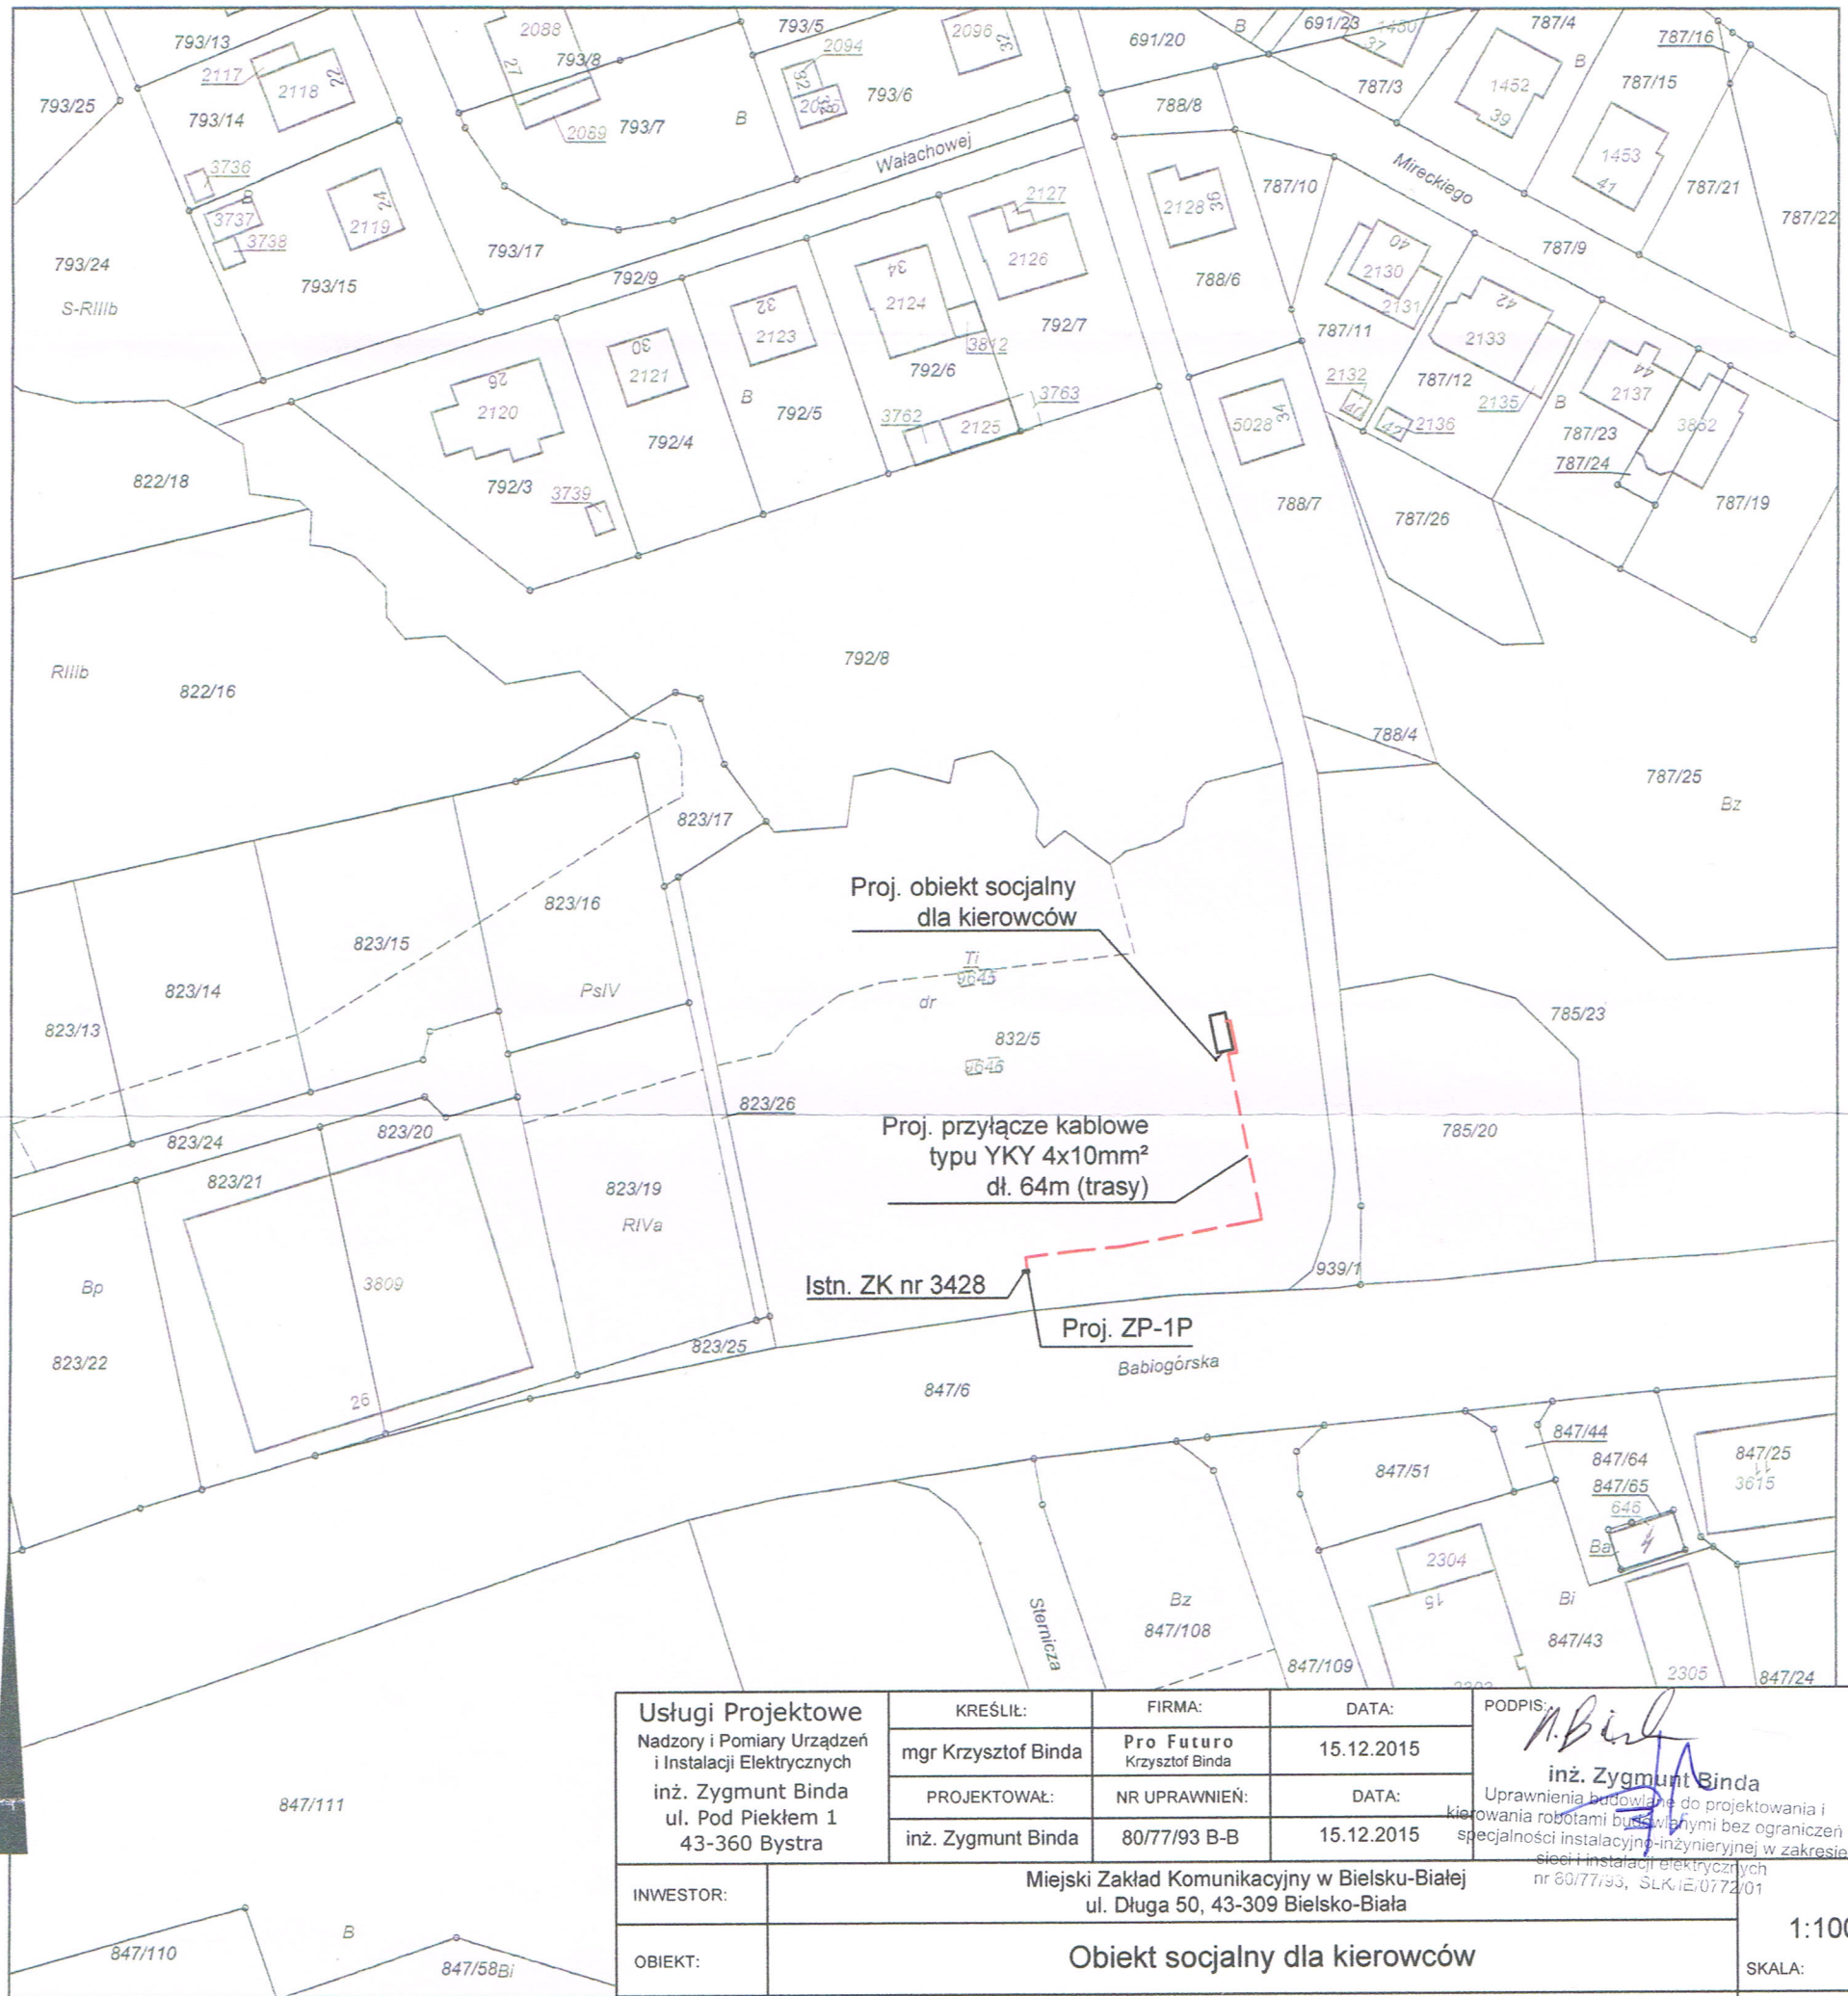

Usługi Projektowe Nadzory i Pomiary Urządzeń i Instalacji Elektrycznych inż. Zygmunt Binda ul. Pod Piekłem 1 43-360 Bystra	KREŚLIŁ:	FIRMA:	DATA:	PODPIS:  inż. Zygmunt Binda Uprawnienia budowlane do projektowania i kierowania robotami budowlanymi bez ograniczeń w specjalności instalacyjno-inżynierskiej w zakresie sieci i instalacji elektrycznych nr 80/77/93, SLK.IE/072/01
	mgr Krzysztof Binda	Pro Futuro Krzysztof Binda	15.12.2015	
	PROJEKTOWAŁ:	NR UPRAWNIENI:	DATA:	
	inż. Zygmunt Binda	80/77/93 B-B	15.12.2015	
INWESTOR:	Miejski Zakład Komunikacyjny w Bielsku-Białej ul. Długa 50, 43-309 Bielsko-Biała			1:1000
OBIEKT:	Obiekt socjalny dla kierowców			SKALA:
TYTUŁ RYSUNKU:	Plan zagospodarowania trasy przyłącza kablowego nN - YKY 4x10mm <sup>2</sup> , o dł. 64m (trasy) ul. Babiogórska Os. Beskidzkie na dz. 832/5 obr. 0001 Aleksandrowice			NR RYS.: 1

Adnotacje

Wykonał Katarzyna Brzóska

podpis wykonawcy

Poświadczam zgodność niniejszej kopii z treścią materiału państwowego zasobu geodezyjnego i kartograficznego	
Organ prowadzący państwowy zasób geodezyjny i kartograficzny	Prezydent Miasta Bielska-Białej
Nazwa materiału zasobu	MIĘDZI EWIDENCYJNA
Identyfikator ewidencyjny materiału zasobu	P 2461 2014. 201
Data wykonania kopii	2015. 01. 23

m.p. na niniejszej mapie  
skala 1:2000, wykonanej  
ok. 1840 r. Nie obowiązują one pod względem  
aktualności i wytyczenia obowiązujących